

COMUNE DI PERRERO

CITTA' METROPOLITANA DI TORINO

REALIZZAZIONE NUOVA SEDE COMUNALE

Codice generale	Codice dell'opera	Lotto	Livello di progettazione	Area di progettazione	Numero elaborato	Tipo documento	Versione
Aper	024	0	E	A	011	migliorie	0-24

IL COMMITTENTE:

Comune di Perrero

IL RESPONSABILE DEL PROCEDIMENTO:

SOLARO Graziano

IL PROGETTISTA:

Arch. Alberto Ripamonti



CONSULENTI IMPIANTI MECCANICI:

Per. Ind. Daniele Ribet

CONSULENTI IMPIANTI ELETTRICI:

Per. Ind. Enrico Martino


Studio Tecnico Dott. Ing. Valter Ripamonti - Via Tessore n° 25 - 10064 Pinerolo - (TO)
Tel 0121/77445 - Fax 0121/375733 - E-Mail: segreteria@ripamontistudio.com - tecnico@ripamontistudio.com

PROGETTO ESECUTIVO

OGGETTO PROGETTO ARCHITETTONICO E STRUTTURALE IPOTESI MIGLIORIE

VERS.	MODIFICHE	DATA	REDATTORE	SCALA
0	Prima consegna	marzo 2024	AR	1:100
1	Aggiornamento 1	aprile 2024	AR	CIG: 96941200E6
2				
3				
4				
5				

PIANTA PIANO SEMINTERRATO STATO DI PROGETTO SCALA 1:100

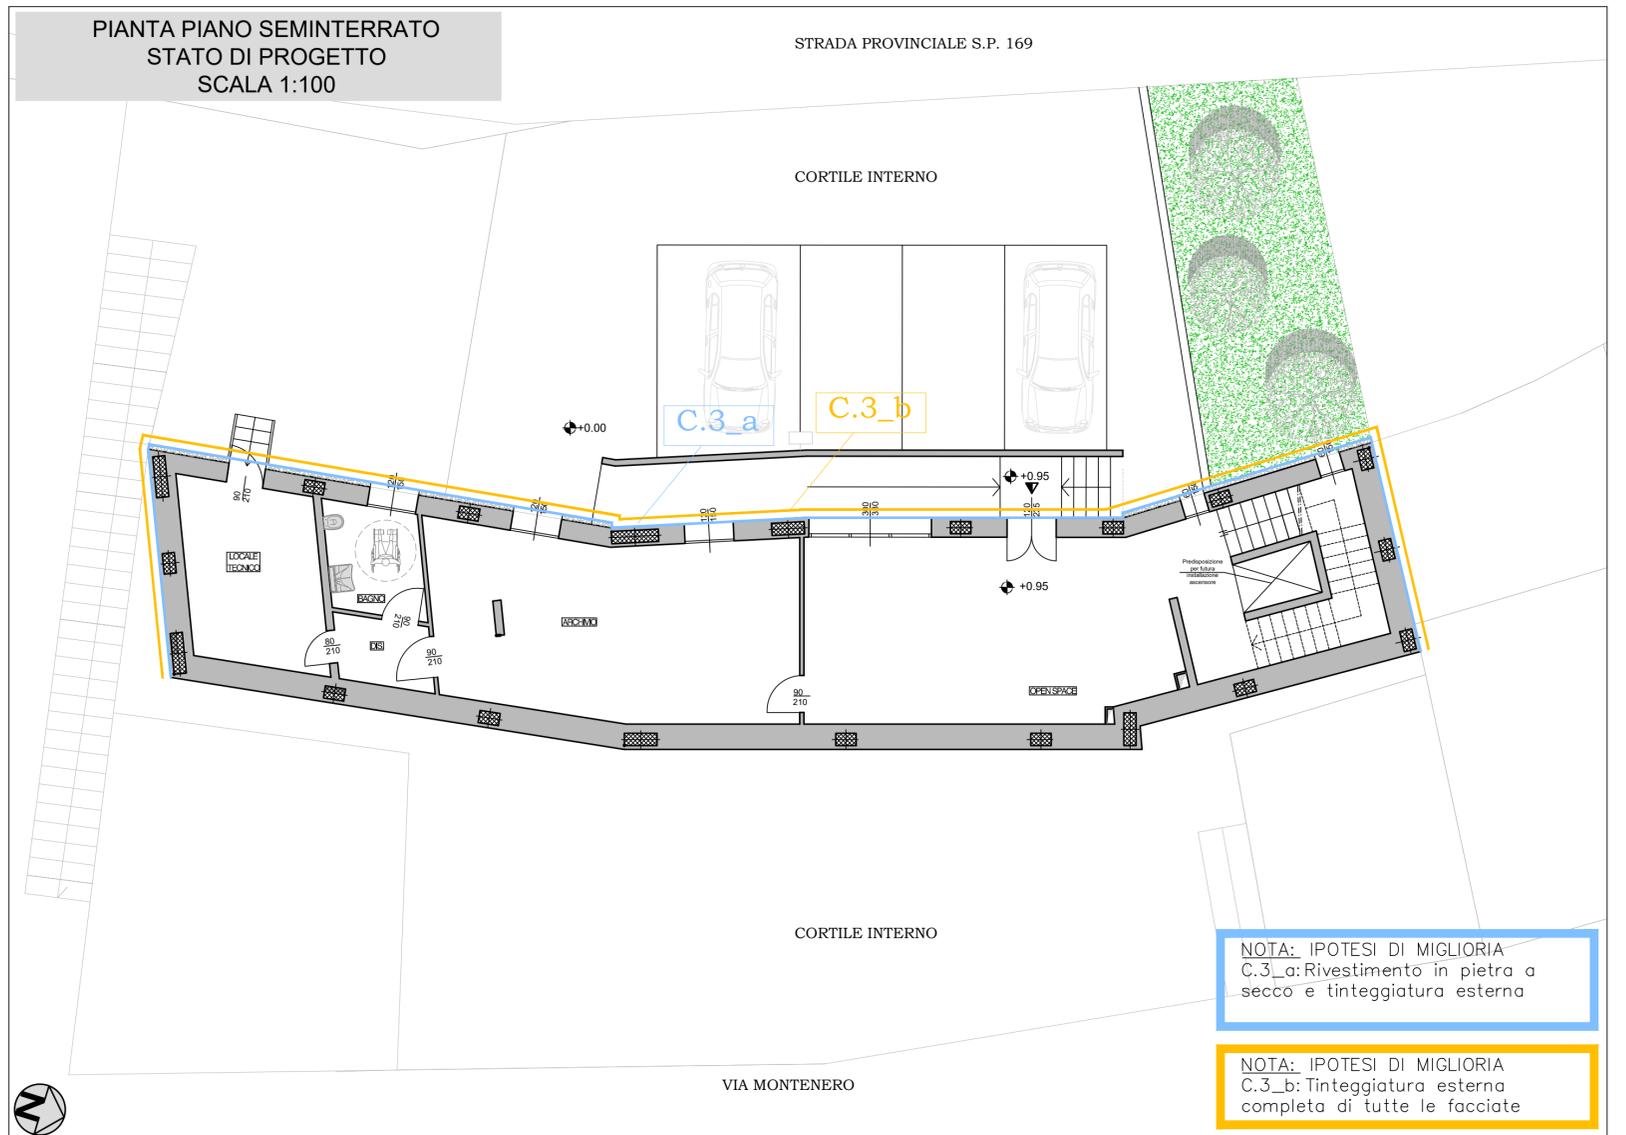

PIANTA PIANO TERRENO STATO DI PROGETTO SCALA 1:100

